


OCZYSZCZALNIA ŚCIEKÓW - GRABOWO NAD PILICĄ

BUDYNEK TECHNICZNO-USŁUGOWY

RZUT PIĘTRA I DACHU

SKALA 1:50

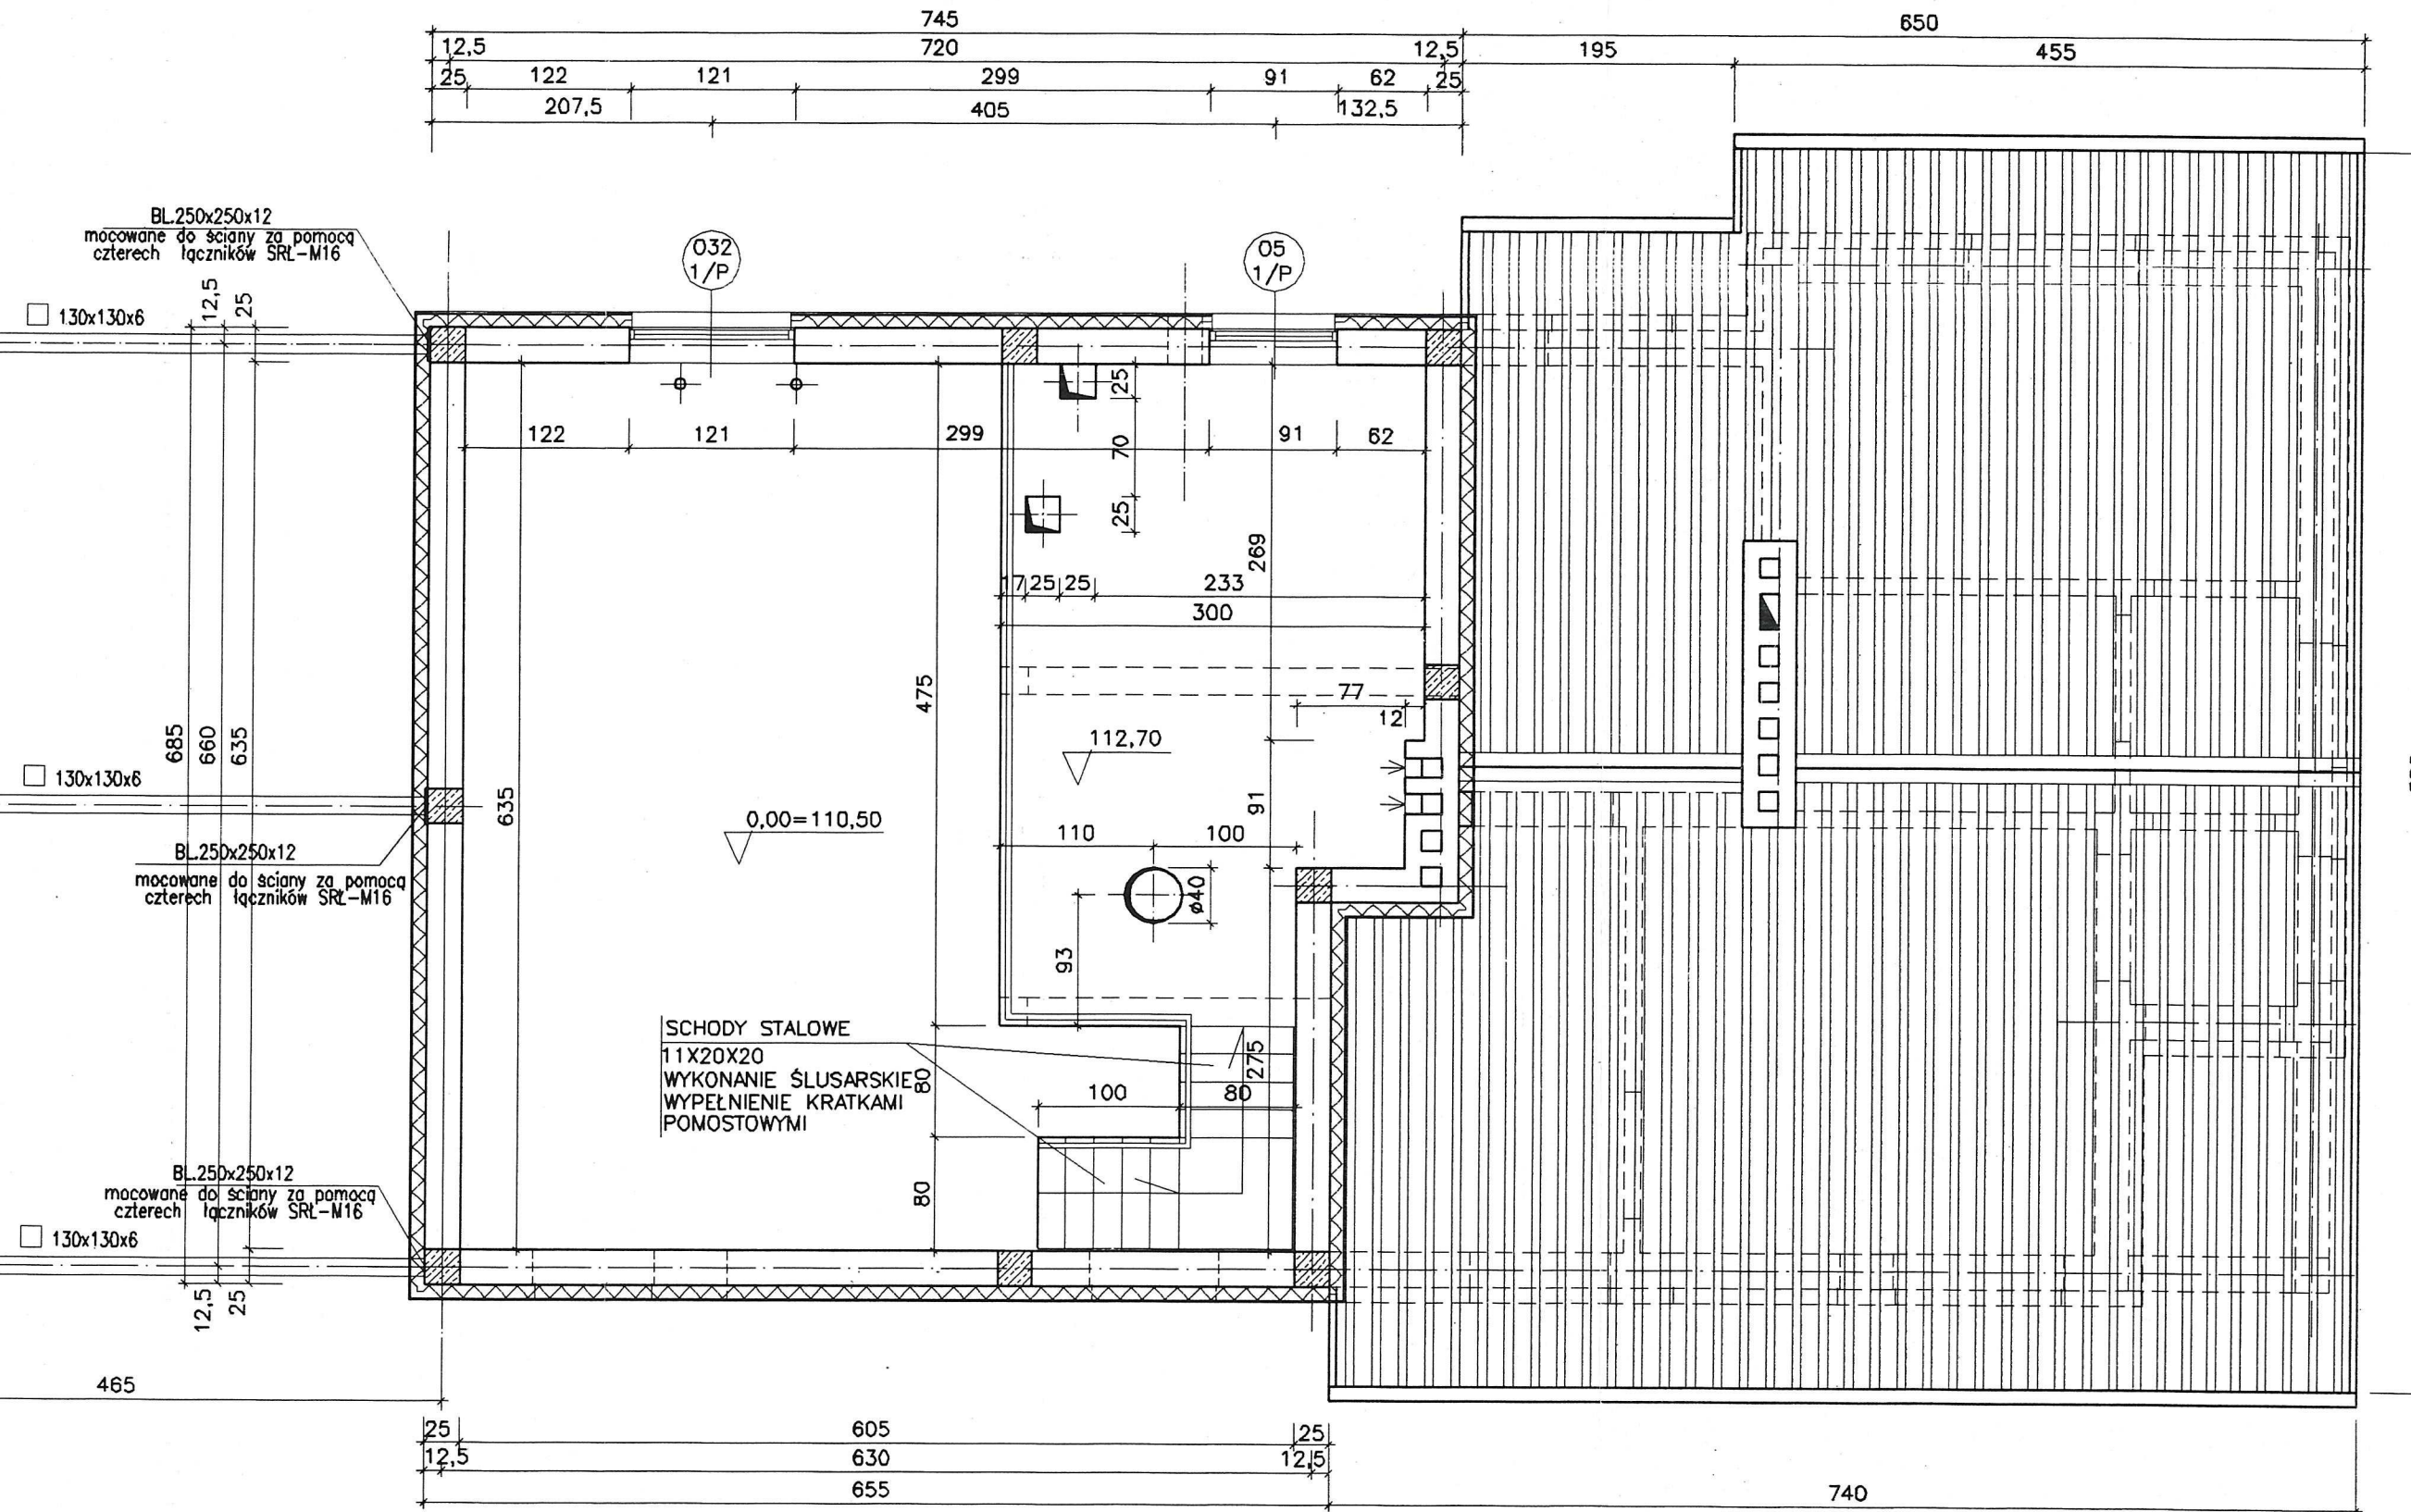

STAROSTWO POWIATOWE
w Koźienicach
ul. Radomska 1
WYDZIAŁ BUDOWNICTWA
I ARCHITEKTURY

BIWATER		Spółka z o.o.	
MEGADEX		ul. Lubomelska 19	
		01-805 WARSZAWA	
Temat	OCZYSZCZALNIA ŚCIEKÓW - GRABOWO NAD PILICĄ		
Obiekt	BUDYNEK TECHNICZNO - USŁUGOWY		
Rysunek	Rzut piętra i dachu	Nr. rys.	3
Projektował / Sprawdził	Nr. upr. proj.	Data	Podpis
mgr inż. Wiktor Łożyński	42/79/OL	05.2002	<i>[Signature]</i>
mgr inż. Czesław Hryniowicz	20/90/OL	05.2002	