

MAPA DO CELÓW PROJEKTOWYCH
 gm. Grabów nad Pilicą
 ul. Kępa Niemojowska

Skala 1:1000
 Nr. rysunku: 7.1.03.22.2.3 / 7.1.03.22.2.4 / 7.1.03.22.2.1 / 7.1.03.22.2.2


PROJEKTOWY
 URBANISTYCZNY
 PROJEKTOWY
 PROJEKTOWY

GEODEZYJNY
 WYKONANY
 WYKONANY

SKANOWA KOPIA
 Dokumentacja Projektowa
 Główny Projektant: mgr inż. Tomasz Gorzain
 Projektant: mgr inż. Tomasz Gorzain
 Opracował: mgr inż. Tomasz Gorzain
 Sprawdził: mgr inż. Tomasz Gorzain
 Data: 12.06.2023

- LEGENDA:
 — Projektowany wodociąg
 — Projektowany łącznik PC/PVC
 — Projektowany hydrant

INWESTOR	GMINA GRABÓW NAD PILICĄ		
ADRESISTWA PROJEKTOWA	ul. K. Pułaskiego 51, 26-902 Grabów nad Pilicą		
TEMA OPRACOWANIA	BR. PROJEKT BRZOZ Rogulski gm. Grabów nad Pilicą, ul. Sokołowskiego 1m 56		
STADIUM: PB	SKALA	1:1000	
	Projekt sieci wodociągowej we wsi Kępa Niemojowska gm. Grabów nad Pilicą		
TYTUŁ RYSUNKU	PROJEKT ZAGOSPODAROWANIA TERENU		
FUNKCJA	imię i nazwisko	nr rysunku	skala
PROJEKTANT	mgr inż. Tomasz Gorzain	M/12/2023/P/262/PB	1:1000
OPRACOWAŁ	mgr inż. Tomasz Gorzain		
OPRACOWAŁ	mgr inż. Tomasz Gorzain		
SPRAWDZIŁ	mgr inż. Hanna Sękowska		

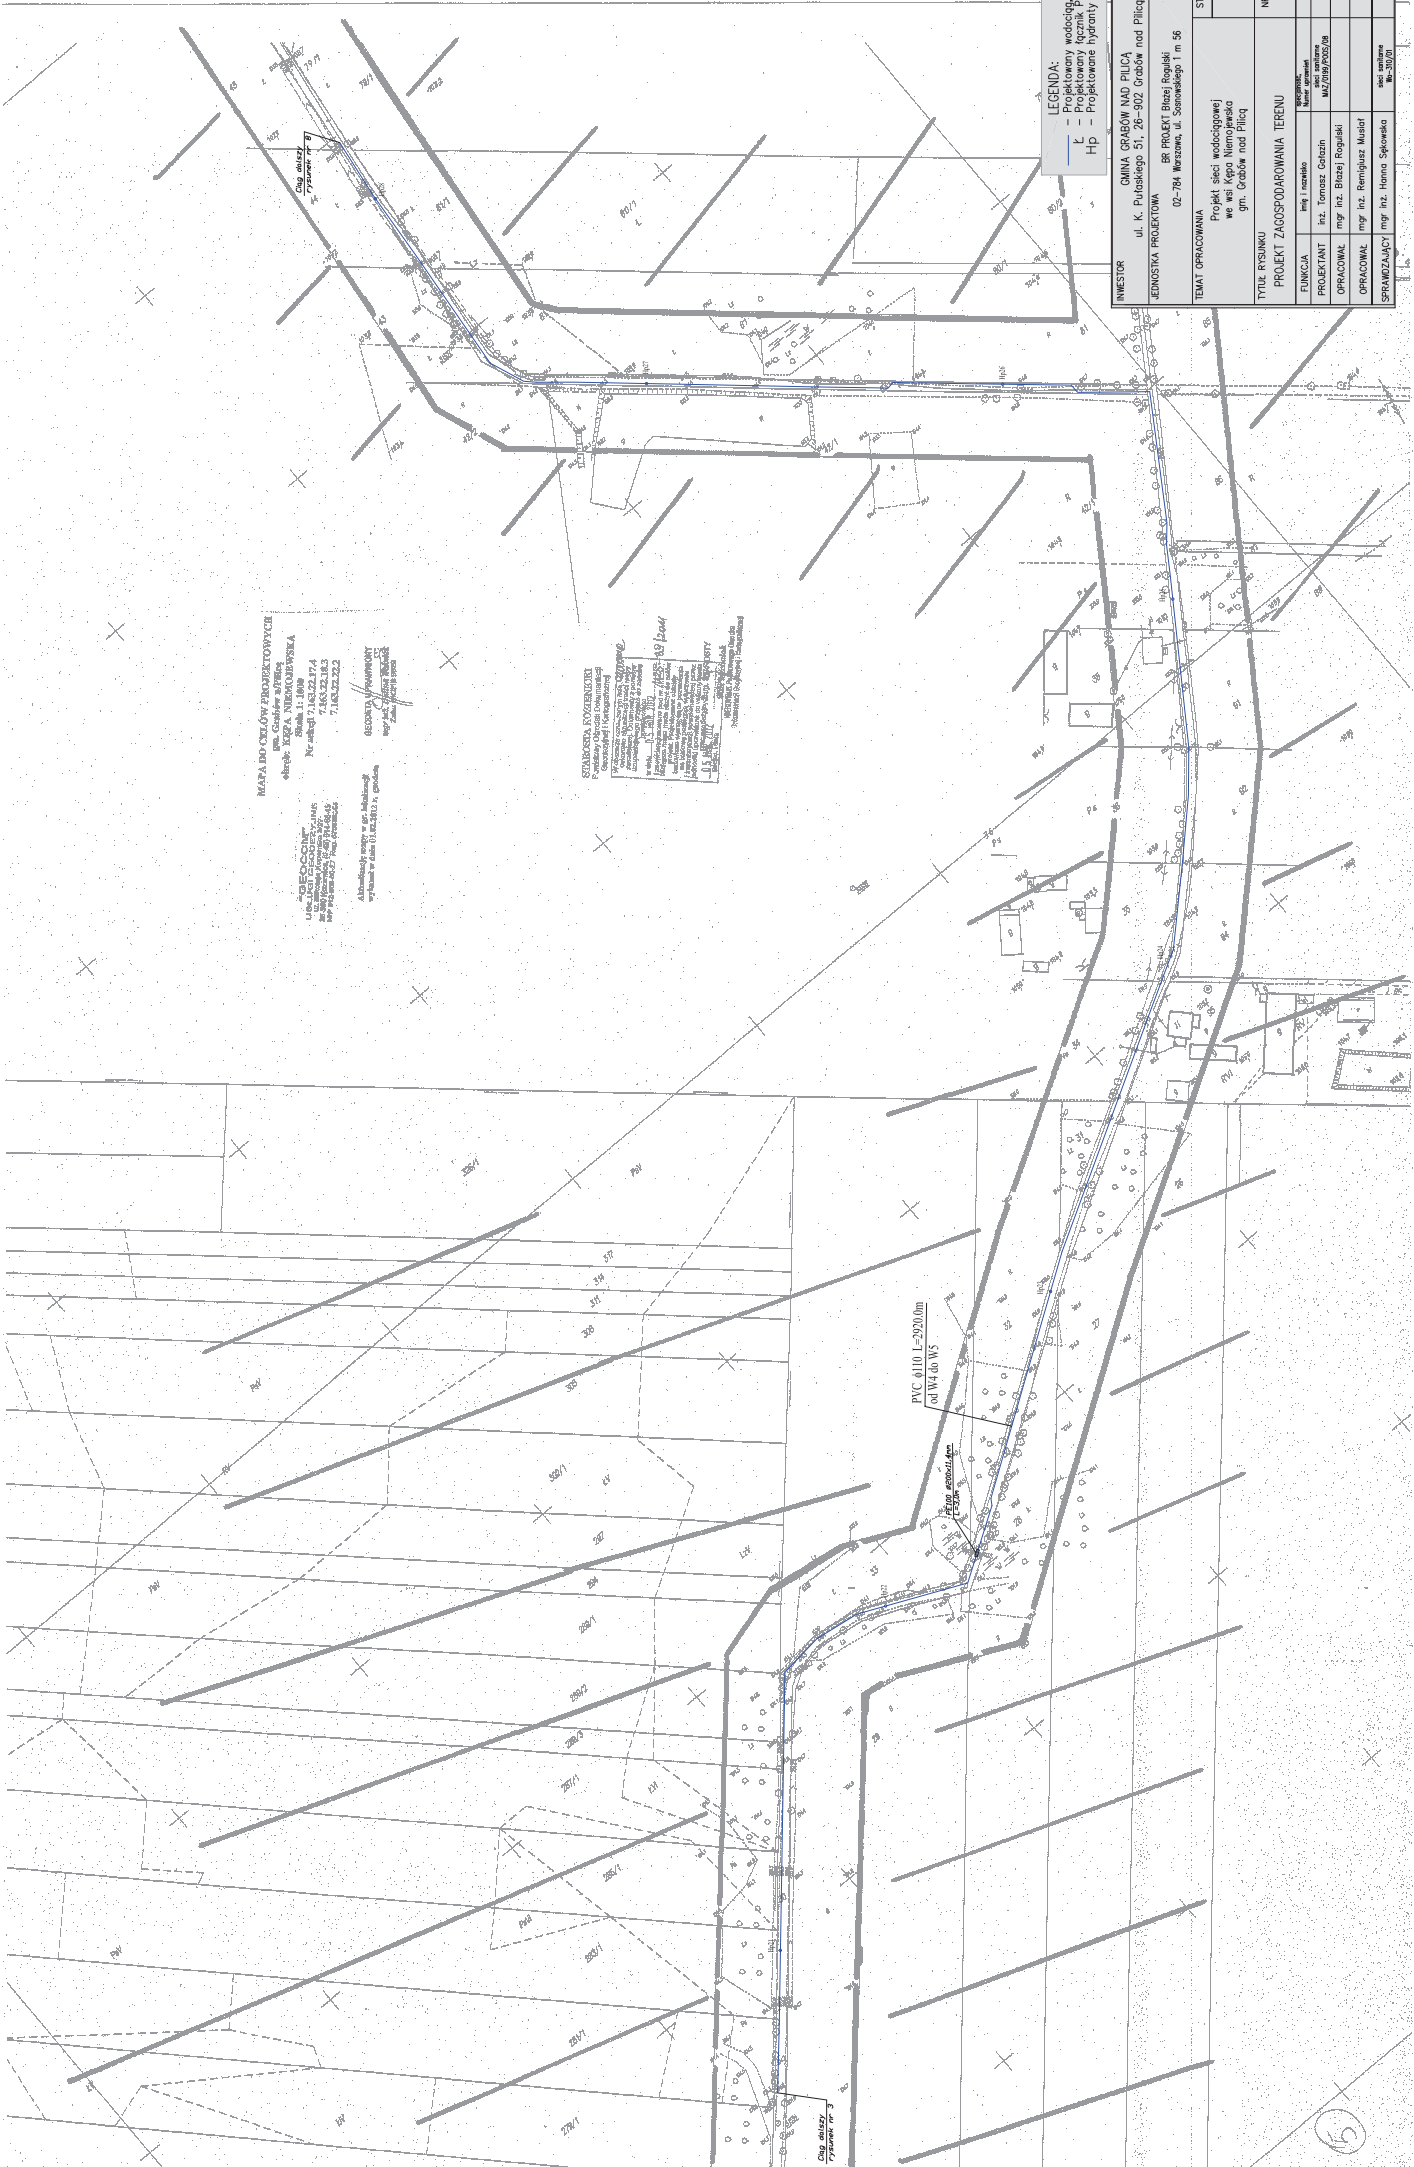

MARPA DOLNYCH PROJEKTOWYCH
 ul. Gołbiewska 10
 ul. Głogowska 10
 01-445 Warszawa

BECCONTE
 ul. Wolności 100
 01-142 Warszawa

INSTRUMENTY
 ul. Elektryków 10
 01-157 Warszawa

BECCONTE
 ul. Wolności 100
 01-142 Warszawa

SIEMENSA ROZWIĄZANIA
 ul. Żelazna 1
 01-101 Warszawa

LEGENDA:
 L - Projektorowy wodociąg
 L - Projektorowy łącznik PE/PVC
 Hp - Projektorowe hydranty

INWESTOR	GMINA GRABÓW NAD PILICĄ ul. K. Pułaskiego 51, 26-902 Grabów nad Pilicą
JEDYNOŚĆ PROJEKTOWA	56 PROJEKT Błonia Rogalski 02-784 Warszawa, ul. Sosnowskiego 1 m 56
TEMAT OPRACOWANIA	Projekt sieci inżynierskiej we wsi Krpa Niemojska gm. Grabów nad Pilicą
STADIUM	FP
SKALA	1:1000
NF RYSUNKU	7
FUNKCJA	mgr inż. Tomasz Góralch mgr inż. Hanna Skowrońska
PROJEKTANT	mgr inż. Tomasz Góralch mgr inż. Hanna Skowrońska
OPRACOWAŁ	mgr inż. Tomasz Góralch mgr inż. Hanna Skowrońska
OPRACOWAŁ	mgr inż. Tomasz Góralch mgr inż. Hanna Skowrońska
SPRACOWAŁ	mgr inż. Tomasz Góralch mgr inż. Hanna Skowrońska



MAPA DO CELÓW PROJEKTOWYCH
gm. Grabów 4/Przeka
obchod: KSPA NIEMOJEWSKA
Skala 1:1000
Nr mapy 74.65.02.017.2
7.45.02.017.2

AGENCIJA
ul. K. Pułaskiego 51, 26-100 Grabów
tel. 22 759 70 00
fax 22 759 70 08
www.agencja.com.pl

STABLOSTA KOZŁOWICKI
ul. Piłsudskiego 10, 26-100 Grabów
tel. 22 759 70 00
fax 22 759 70 08
www.stablosta.com.pl

LEGENDA:
k - Projektowany wodociąg PE
PVC - Projektowane rurociągi PVC
HP - Projektowane hydranty

INWESTOR		GMINA GRABÓW NAD PILICĄ	
LĘDNOSTKA PROJEKTOWA		ul. K. Pułaskiego 51, 26-100 Grabów nad Pilicą	
TEMAT OPRACOWANIA		BR PROJEKT BIAZej Rogulski	
Projekt sieci wodociągowej we wsi Kępa Niemojevska gm. Grabów nad Pilicą		STADIUM: FB	
TYTUŁ RYSUNKU		SKALA	
PROJEKT ZAGOSPODAROWANIA TERENU		1:1000	
NR RYSUNKU		8	
FUNKCJA	imię i nazwisko	podpisano	podpis
PROJEKTANT	inż. Tomasz Gałazin	numer projektu	M4/759/005/08
OPRACOWAŁ	mjr inż. Błażej Rogulski		
OPRACOWAŁ	mjr inż. Remigiusz Musiał		
SPRZĄDZAJĄCY	mjr inż. Hanna Sękowska		
		data i miejsce sporządzenia	
		18.09.2008	

"GEOCOM"
 MAPADRO CELÓW PROJEKTOWYCH
 Sp. z ograniczoną odpowiedzialnością
 ul. Czarna 21B/13
 25-034 Kępno, woj. łódzkie
 NIP: 772-020-00-27, REG: 1430393344645

Skład: 1: 1000
 Nr ewidencyjny: 7163.22.12.4
 7.02.22.18.1

Geodezyjny
 Aktualizację mapy w gr. lokalizacji
 wykonanej w dniu 01.02.2013 r. zgodnie

Geodeta
 Instytut Geodezji i Kartografii
 25-034 Kępno

LEGENDA:
 - Projektowany wodociąg
 L - Projektowany rącznik PE/PVC
 Hp - Projektowane hydranty

INWESTOR	GMINA GRABÓW NAD PILICĄ ul. K. Pułaskiego 51, 26-902 Grabów nad Pilicą		
JEDNOSTKA PROJEKTOWA	BR PROJEKT Błazej Rogulski 02-784 Warszawa, ul. Sosnowskiego 1 m 56		
TEMAT OPRACOWANIA	Projekt sieci wodociągowej we wsi Kępa Niemiejewska gm. Grabów nad Pilicą		
TYTUŁ RYSUNKU	PROJEKT Zagospodarowania Terenu		
FUNKCJA	inż i nazwisko	specjalność	PODPIS
PROJEKTANT	inż. Tomasz Gołasz	inż. sieci sanitarne	MZ/0189/P005/08
OPRACOWAŁ	mgr inż. Błazej Rogulski		
OPRACOWAŁ	mgr inż. Remigiusz Musiał		
SPRAWDZIAJĄCY	mgr inż. Hanna Sękowska	inż. sieci sanitarne	Ws-307/01

STAROSTA KOLEŹNICKI
 Powiatowy Urząd Rejonowy dla Gospodarki
 Własności i Budownictwa
 ul. Świdzińska 10, 26-100 Kępno
 W sprawie: aktualizacji mapy w gr. lokalizacji
 w dn. 18.11.2011 r.
 Inicjator: Mgr inż. Tomasz Gołasz
 Wykonawca: BR Projekt Błazej Rogulski
 Załącznik nr 1 do uchwały nr 11/11/11
 Wniosek o wydanie decyzji o wyznaczeniu
 granic nieruchomości w sprawie: aktualizacji mapy w gr. lokalizacji
 w dn. 18.11.2011 r.
 Wniosek nr 11/11/11
 Wniosek nr 11/11/11

Mgr inż. Hanna Sękowska
 Inżynier Sieci Sanitarnej
 Instytut Geodezji i Kartografii

